


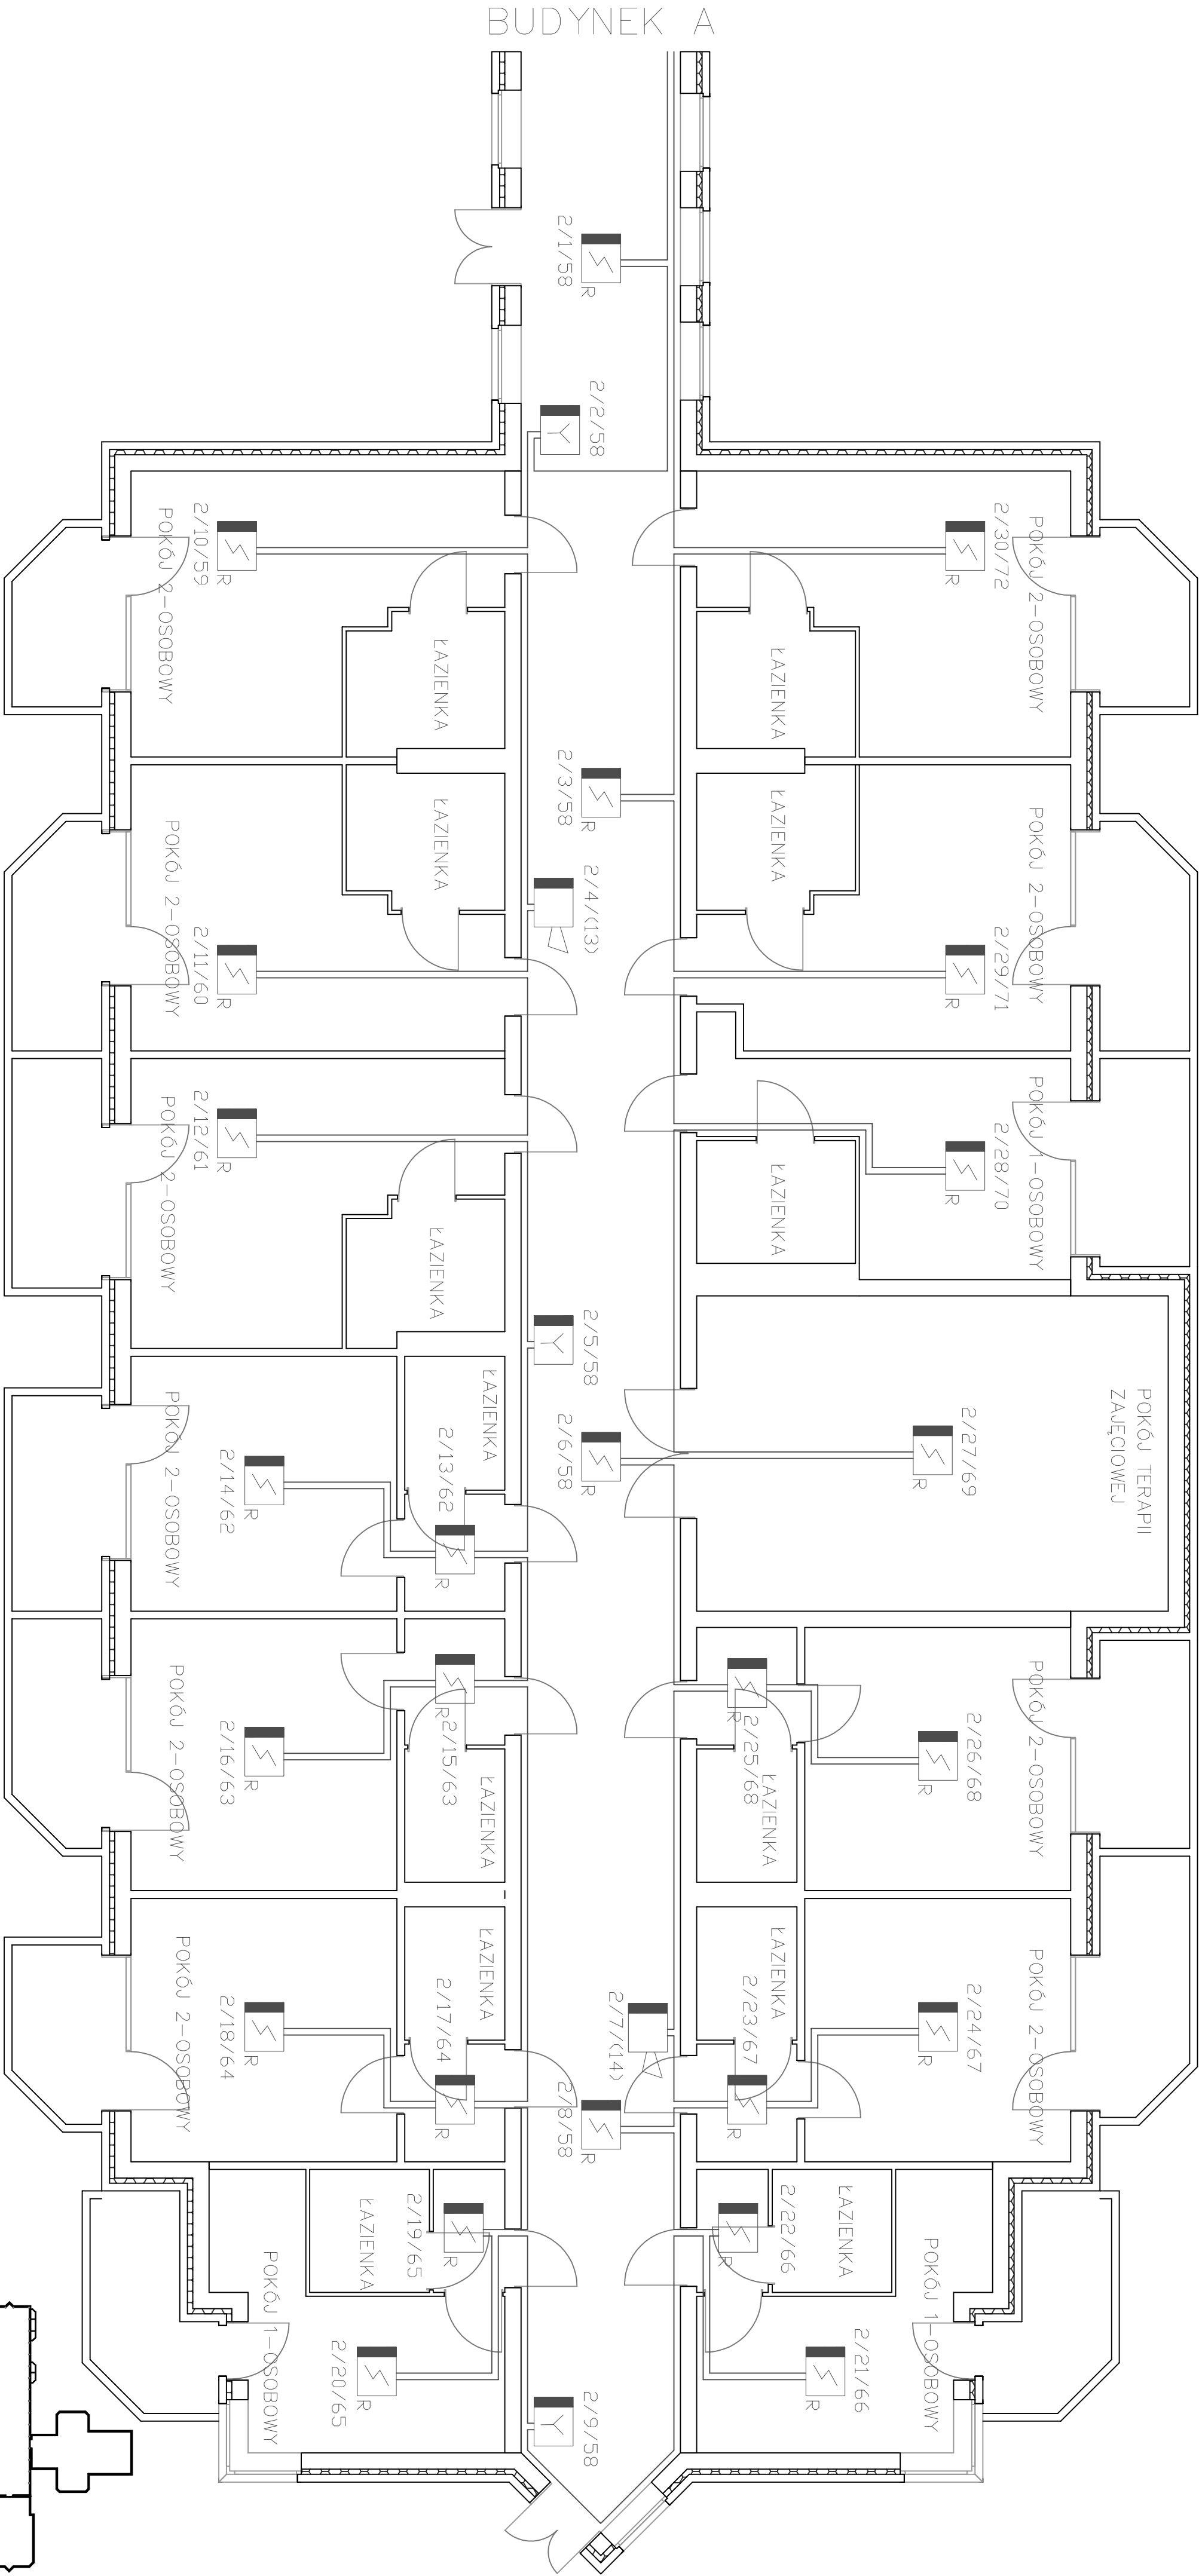

- UWAGI :
- 1.INSTALACJĘ W CAŁOŚCI WYKONAĆ PRZEWODEM YnTKSyekw 1x2x0,8
 - 2.INSTALACJĘ UKŁADAĆ W LISTWACH PCV NA TYNKU.
 - 3.OBWODY STEROWANIA DŹWIEGIEM WYKONAĆ PRZEWODEM TYPU HDGS 2x1.
 - 4.NIE NALEŻY UKŁADAĆ PRZEWODÓW INSTALACJI SAP WZDŁUŻ I POD ŚWIETŁÓWKAMI.
 - 5.NUMERACJA ELEMENTÓW ADRESOWALNYCH : LINIA/ELEMENT/STREFA (NUMER LOGICZNY)

- OZNACZENIA :
- R OPTYCZNA CZUJKA DYMU Z IZOLATOREM ZWARC
 - CZUJKA TEMPERATURY Z IZOLATOREM ZWARC
 - ELEMENT KONTROLNO STERUJĄCY Z IZOLATOREM ZWARC
 - SYGNALIZATOR AKUST. ADRES. Z IZOLATOREM ZWARC
 - RĘCZNY OSTRZEGACZ POŻARU Z IZOLATOREM ZWARC
 - CENTRALA SYGNALIZACJI POŻARU

AB PRACOWNIA PROJEKTOWO-USŁUGOWA AB STUDIO-PROJEKT mgr inż. Anna Borowska 92-507 Łódź ul.Dostojevskiego 6/9		Stadium: PB+PW	
DOM POMOCY SPOŁECZNEJ RADOMSKO UL.KRASIICKIEGO 158		Branża: P.P.O.Z.	
Umowa :	Rysunek : BUDYNEK B RZUT PARTERU	Data oprac.: 02.2006	
PROJEKTANT :	SPRAWDZAJĄCY :	nr rys. 3	
mgr inż. A.Borowska upr. nr 277/90 WL		mgr inż. J.Strzelecka upr. nr 24/97/WL	
		Skala: 1:100	