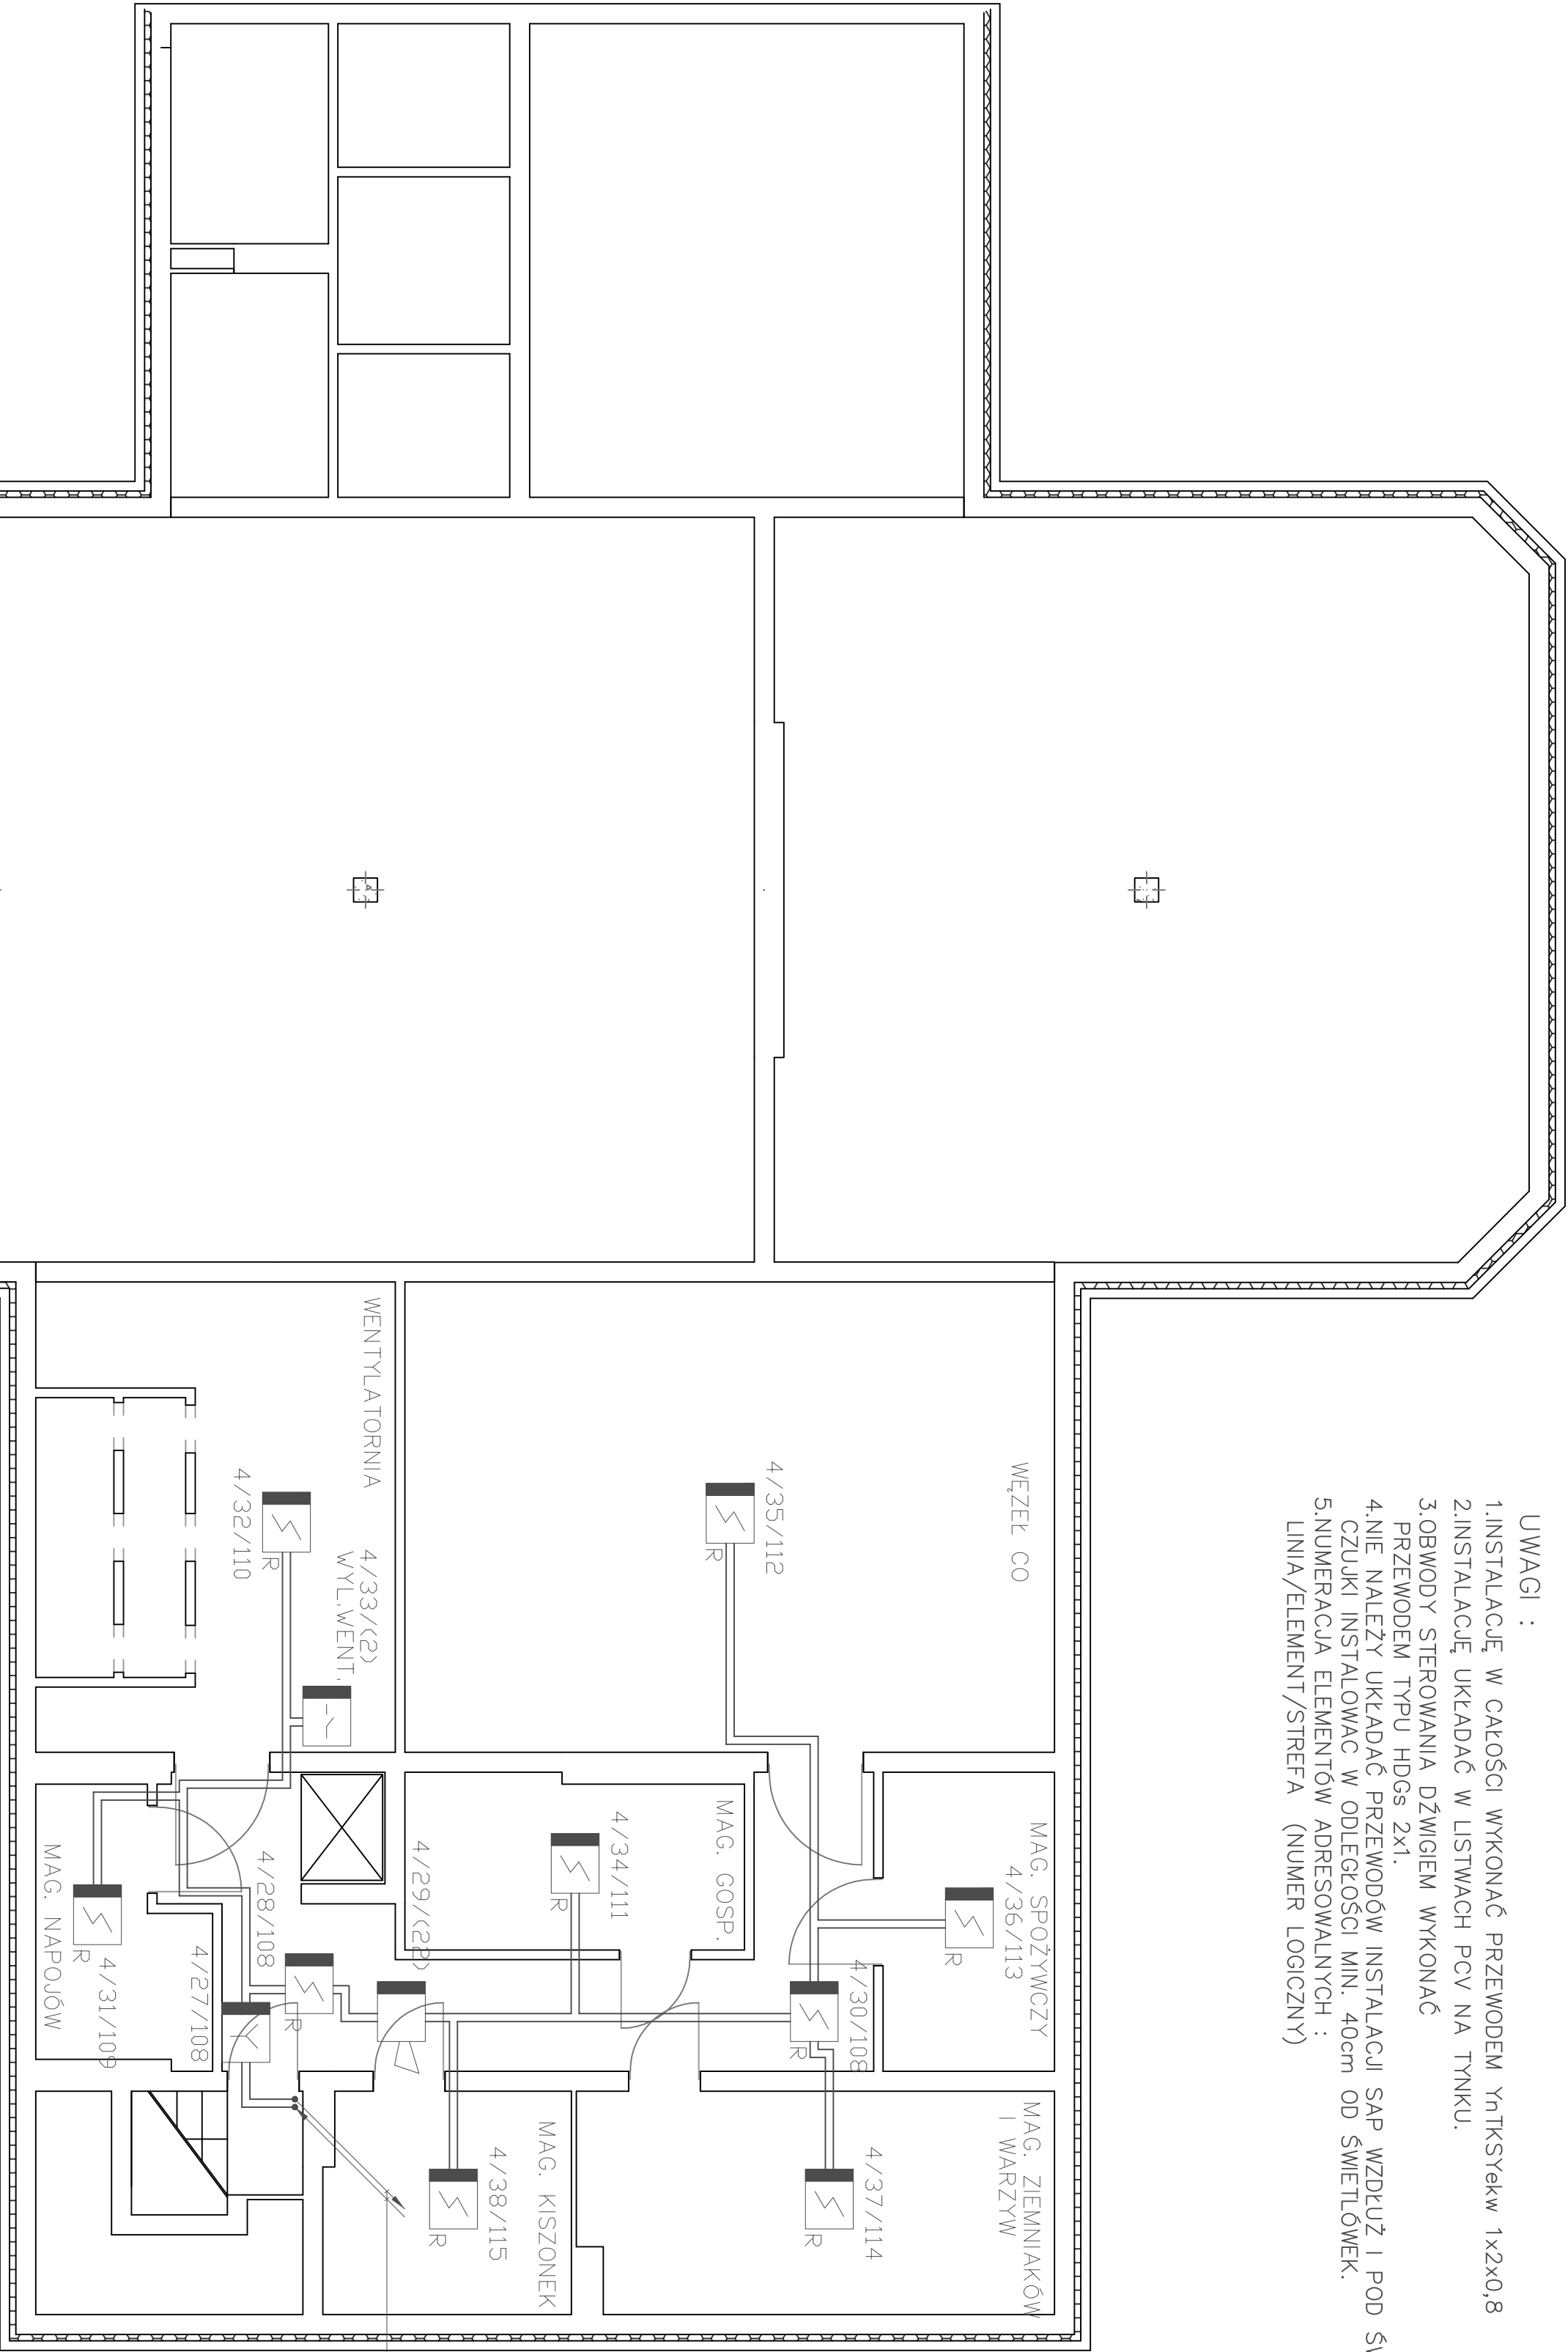


- UWAGI :
- 1.INSTALACJĘ W CAŁOŚCI WYKONAĆ PRZEWODEM YnTKSyekw 1x2x0,8
 - 2.INSTALACJĘ UKŁADAĆ W LISTWACH PCV NA TYNKU.
 - 3.OBWODY STEROWANIA DŹWIGIEM WYKONAĆ PRZEWODEM TYPU HDGs 2x1.
 - 4.NIE NALEŻY UKŁADAĆ PRZEWODÓW INSTALACJI SAP WZDŁUŻ I POD ŚWIE TLÓWKAMI.
 - 5.CZUKI INSTALOWAĆ W ODLEGIŁOŚCI MIN. 40cm OD ŚWIE TLÓWEK.
- 5.NUMERACJA ELEMENTÓW ADRESOWALNYCH :
LINIA/ELEMENT/STREFA (NUMER LOGICZNY)

OZNACZENIA :

- ☒ R
- OPTYCZNA CZUKA DYMU Z IZOLATOREM ZWARĆ

☒ i☒ ->☒ >☒ v☐

PIWNICE

AB PRACOWNIA PROJEKTOWO-USLUGOWA
AB STUDIO-PROJEKT mgr inż. Anna Borowska
92-507 Łódź ul.Dostojejskiego 6/9

DOM POMOCY SPOLECZNEJ
RADOMSKO UL.KRASIICKIEGO 158

INSTALACJA SYGNALIZACJI POZARU

Umowa :

Rysunek : BUDYNEK D
RZUT PIWNIC

PROJEKTANT :

SPRAWDZAJĄCY :

nr rys.
5

mgr inż. ABorowska
upr. nr 277/90 WL

mgr inż. J.Strzelecka
upr. nr 24/97/WL

Skala:
1:100

