
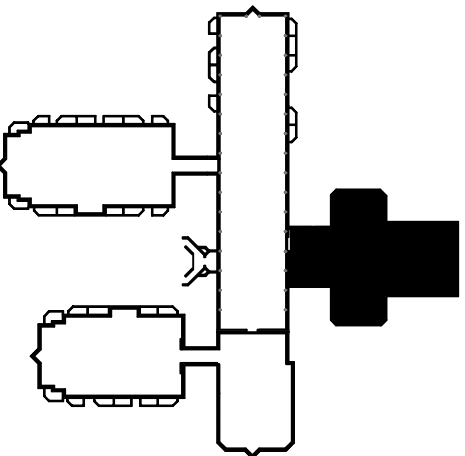


- UWAGI :
- 1.INSTALACJĘ W CAŁOŚCI WYKONAĆ PRZEWODEM YnTKSyekw 1x2x0,8
 - 2.INSTALACJĘ UKŁADAĆ W LISTWACH PCV NA TYNKU.
 - 3.OBWOODY STEROWANIA DŹWIGIEM WYKONAĆ PRZEWODEM TYPU HDGs 2x1.
 - 4.NIE NALEŻY UKŁADAĆ PRZEWODÓW INSTALACJI SAP WZDŁUŻ I POD ŚWIETLÓWKAMI.
 - 5.NUMERACJA ELEMENTÓW ADRESOWALNYCH : LINIA/ELEMENT/STREFA (NUMER LOGICZNY)

- OZNACZENIA :
-  R OPTYCZNA CZUJKA DYMU Z IZOLATOREM ZWARC
 -  CZUJKA TEMPERATURY Z IZOLATOREM ZWARC
 -  ELEMENT KONTROLNO STERUJĄCY Z IZOLATOREM ZWARC
 -  SYGNALIZATOR AKUST. ADRES. Z IZOLATOREM ZWARC
 -  RĘCZNY OSTRZEGACZ POŻARU Z IZOLATOREM ZWARC
 -  CENTRALA SYGNALIZACJI POŻARU

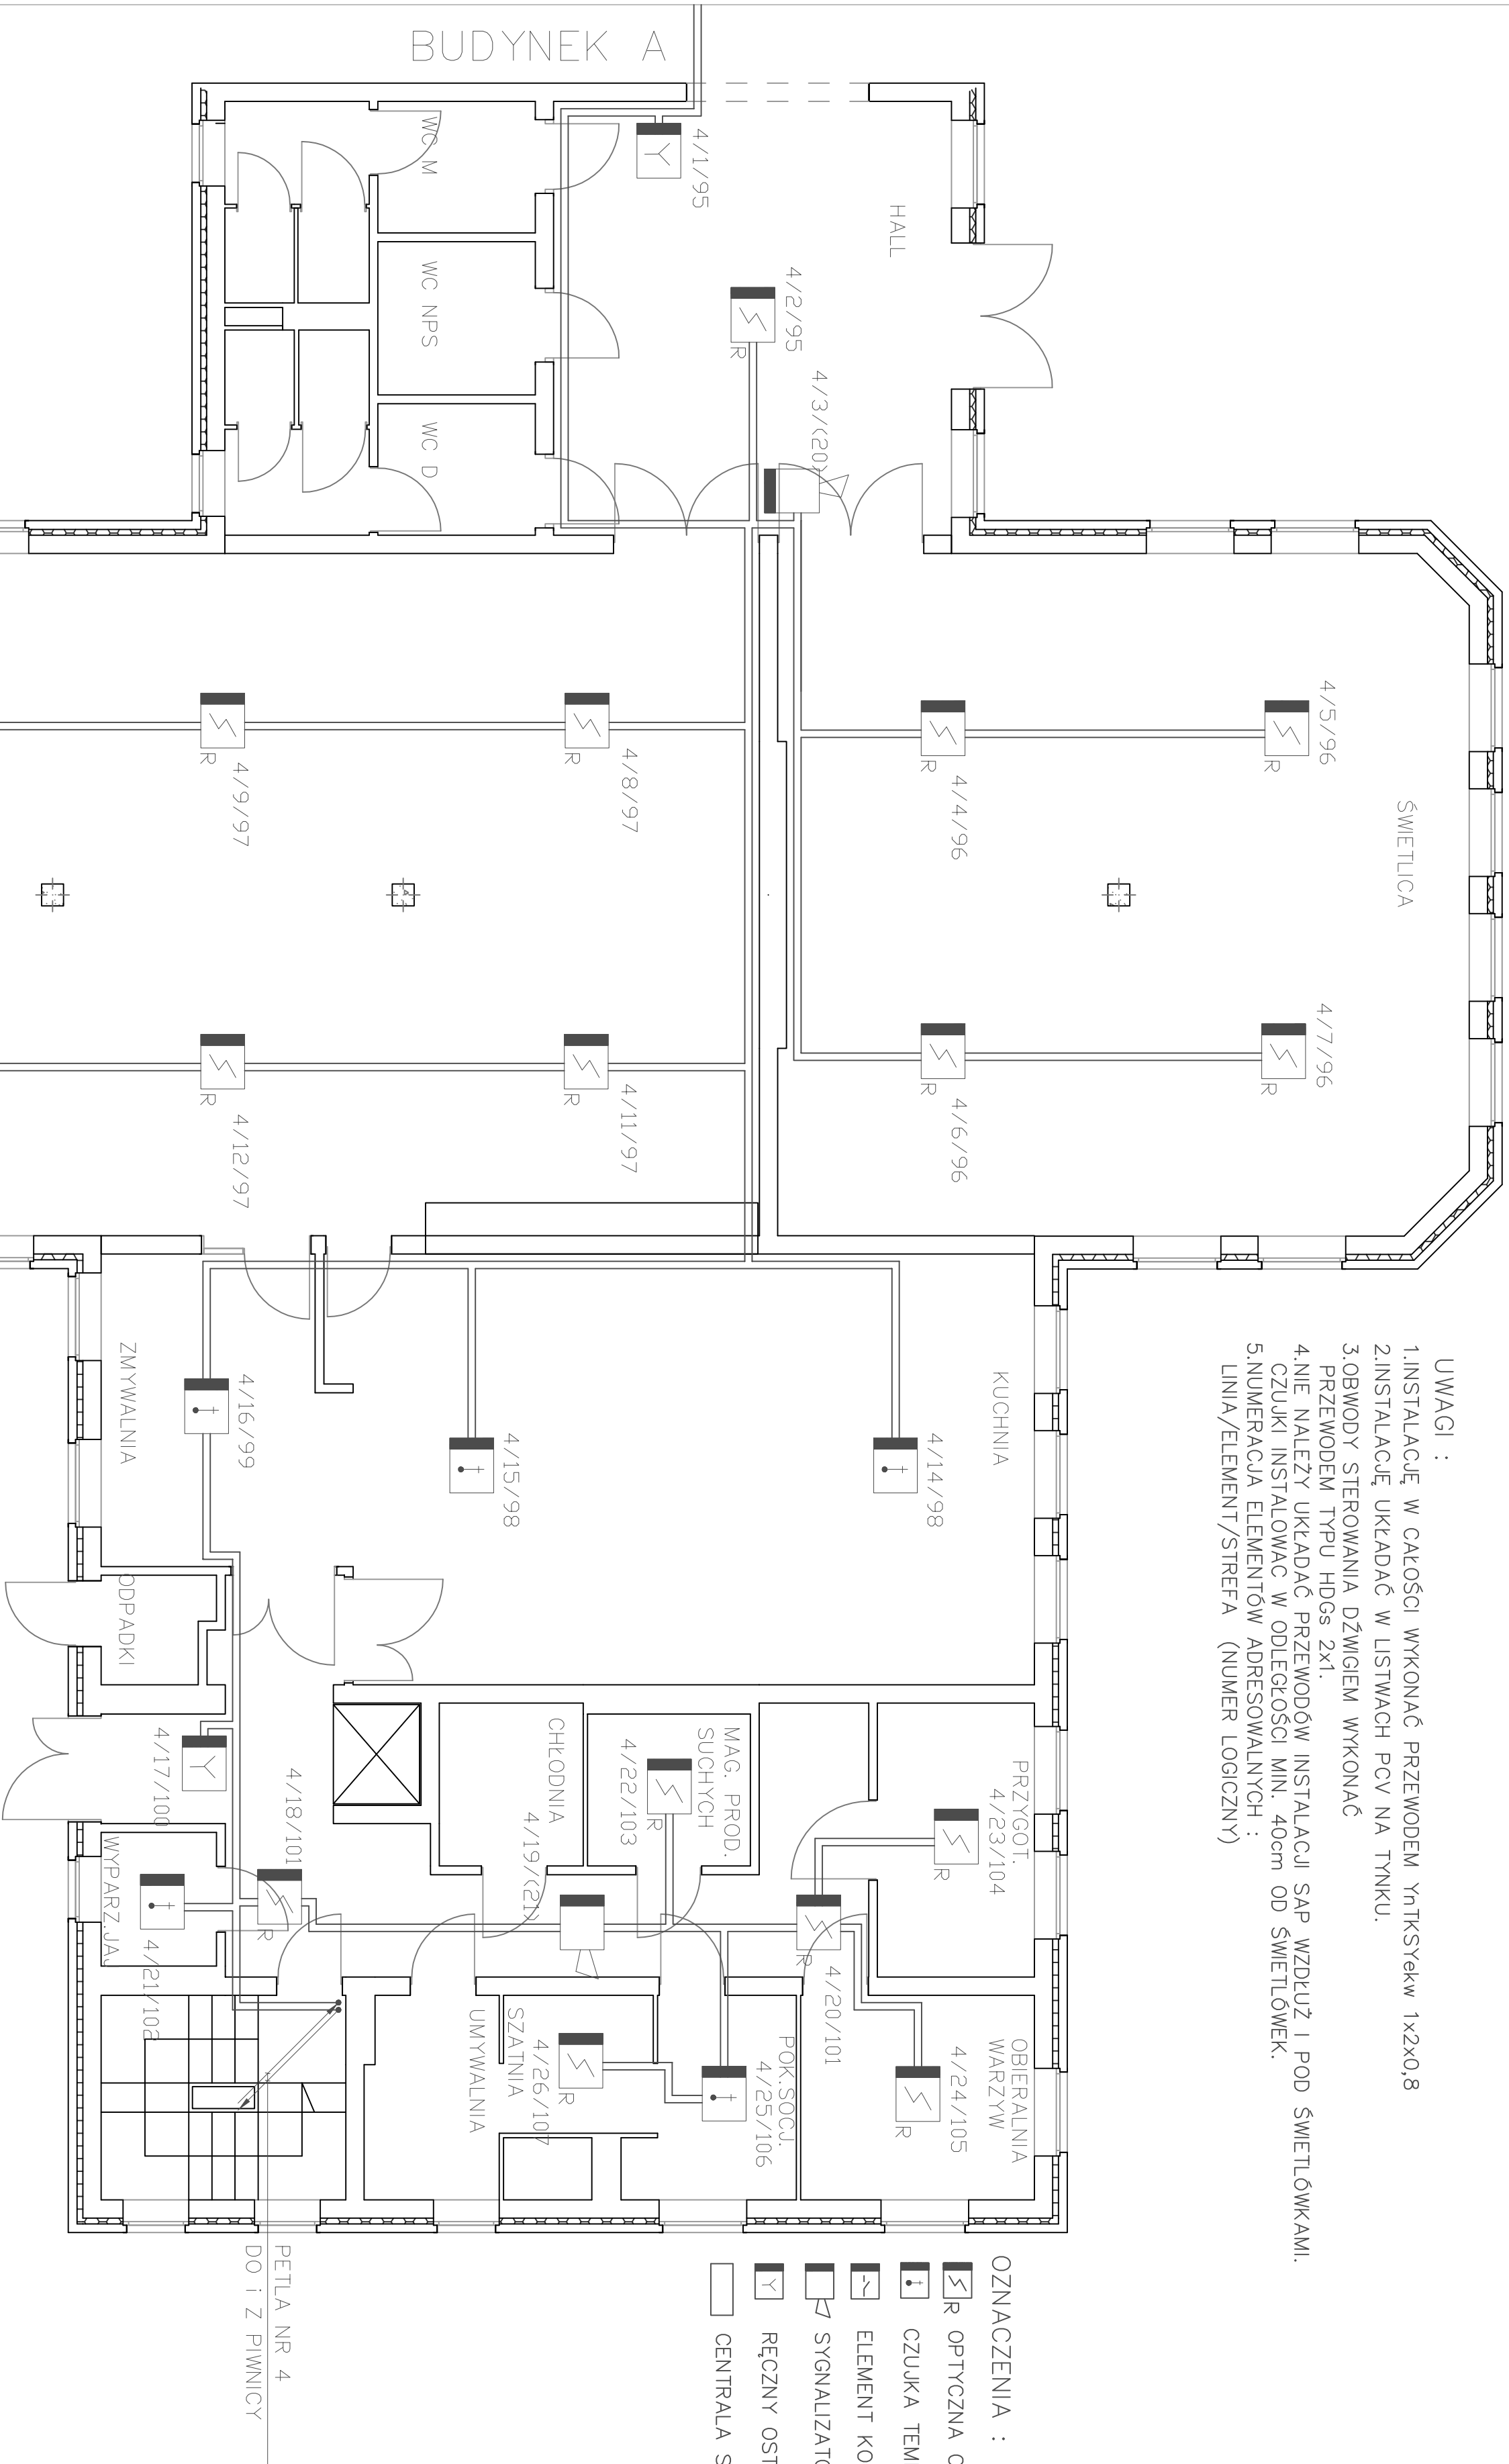

PARTER

AB PRACOWNIA PROJEKTOWO-USŁUGOWA AB STUDIO-PROJEKTmgr inż. Anna Borowska 92-507 Łódź ul.Dostojeńskiego 6/9		Stadium: PB+PW	
DOM POMOCY SPOŁECZNEJ RADOMSKO UL.KRASICKIEGO 158		Branża: P.P.OZ.	
INSTALACJA SYGNALIZACJI POŻARU		Data oprac.: 02.2006	
Umowa :	Rysunek : BUDYNEK D RZUT PARTERU	nr rys. 6	
PROJEKTANT :	SPRAWDZAJĄCY :	Skala: 1:100	
mgr inż. A.Borowska upr. nr 277/90 WL	mgr inż. J.Strzelecka upr. nr 24/97/WL		